

	Ciągi komunikacyjne projektowane
	Obiekty do likwidacji
	Obiekty projektowane
	Ogrodzenie terenu oczyszczalni - istniejące
	Studia istniejąca
	Studia projektowana
	Węzeł

	Ścieki surowe	MEDIUM
	Wody nadosadowe	
	Osad nadmierny	
	Sprężone powietrze	
	Ścieg kabli elektrycznych projektowanych	

ZAKŁAD INŻYNIERII WODNO - ŚCIEKOWEJ PROJEKT			
64-800 Oniedza 2 - ul. Kołomyjska 9 - telefon: (0) 67 28 22 644			
Investor	Gmina Paszék, Plac Św. Wojciecha 5, 14-400 Paszék		
Objekt	Modernizacja - przebudowa i rozbudowa oczyszczalni ścieków w Paszéku		
Projektant	inż. Zbigniew Maciejowski ul. Karłowicza 17/20, 05-100 Paszék	Data	Podpis
Opracował	mgr inż. Diana Piñowska	XI 2009	
Sprzedał	inż. Wiesław Maczyski ul. Karłowicza 17/20, 05-100 Paszék	XI 2009	
Typul nys.	PLAN SYTUACYJNY	SKALA	N° nys.
		1:500	2

m. Paszék ul. Wojska Polskiego dz. 712/8/2
 Obręb : 0006
 Gmina : Paszék
 Powiat : ełbiński
 Woj. : warmińsko - mazurskie
 Ark. : 212.331.1641 212.331.1643
 212.331.1632 212.331.1634
 odc. 2


MAPA SYTUACYJNO WYSOKOŚCIOWA
 z uzbrojeniem terenu do celów projektowych

Zakończona w 2009 roku przez Przedsiębiorstwo Geodezyjne GeoPas
 Zbigniew Romanowski w Paszéku.
 Opracowanie numeryczne
 1. Osnowa - Ułhad państwowy '95'
 2. Poziom odniesienia Anstendram
 3. Mapa odniesienia do celów projektowych na podstawie materiałów
 4. Nie wykazała się istnieniem w terenie innych, nie wskazanych na niniejszej
 5. K.E.R.G. 601-37/9/2009
 6. K.E.R.G. 601-37/9/2009
 7. Stan aktualny na dn. 15.07.2009r.

Przedsiębiorstwo Geodezyjne
 Zbigniew Romanowski
 14-400 Paszék, Pl. Św. Wojciecha 5
 NIP: UPR. GEO.D. 17899
 Kom. 0-605-74-1766

SYTUACJA POWIĘZCZNIOWA	S
FRAGMENT TERENU	W
WYKAZANIE GRANIC	E
URZĄDZENIA TERENU	U

SKALA 1:500

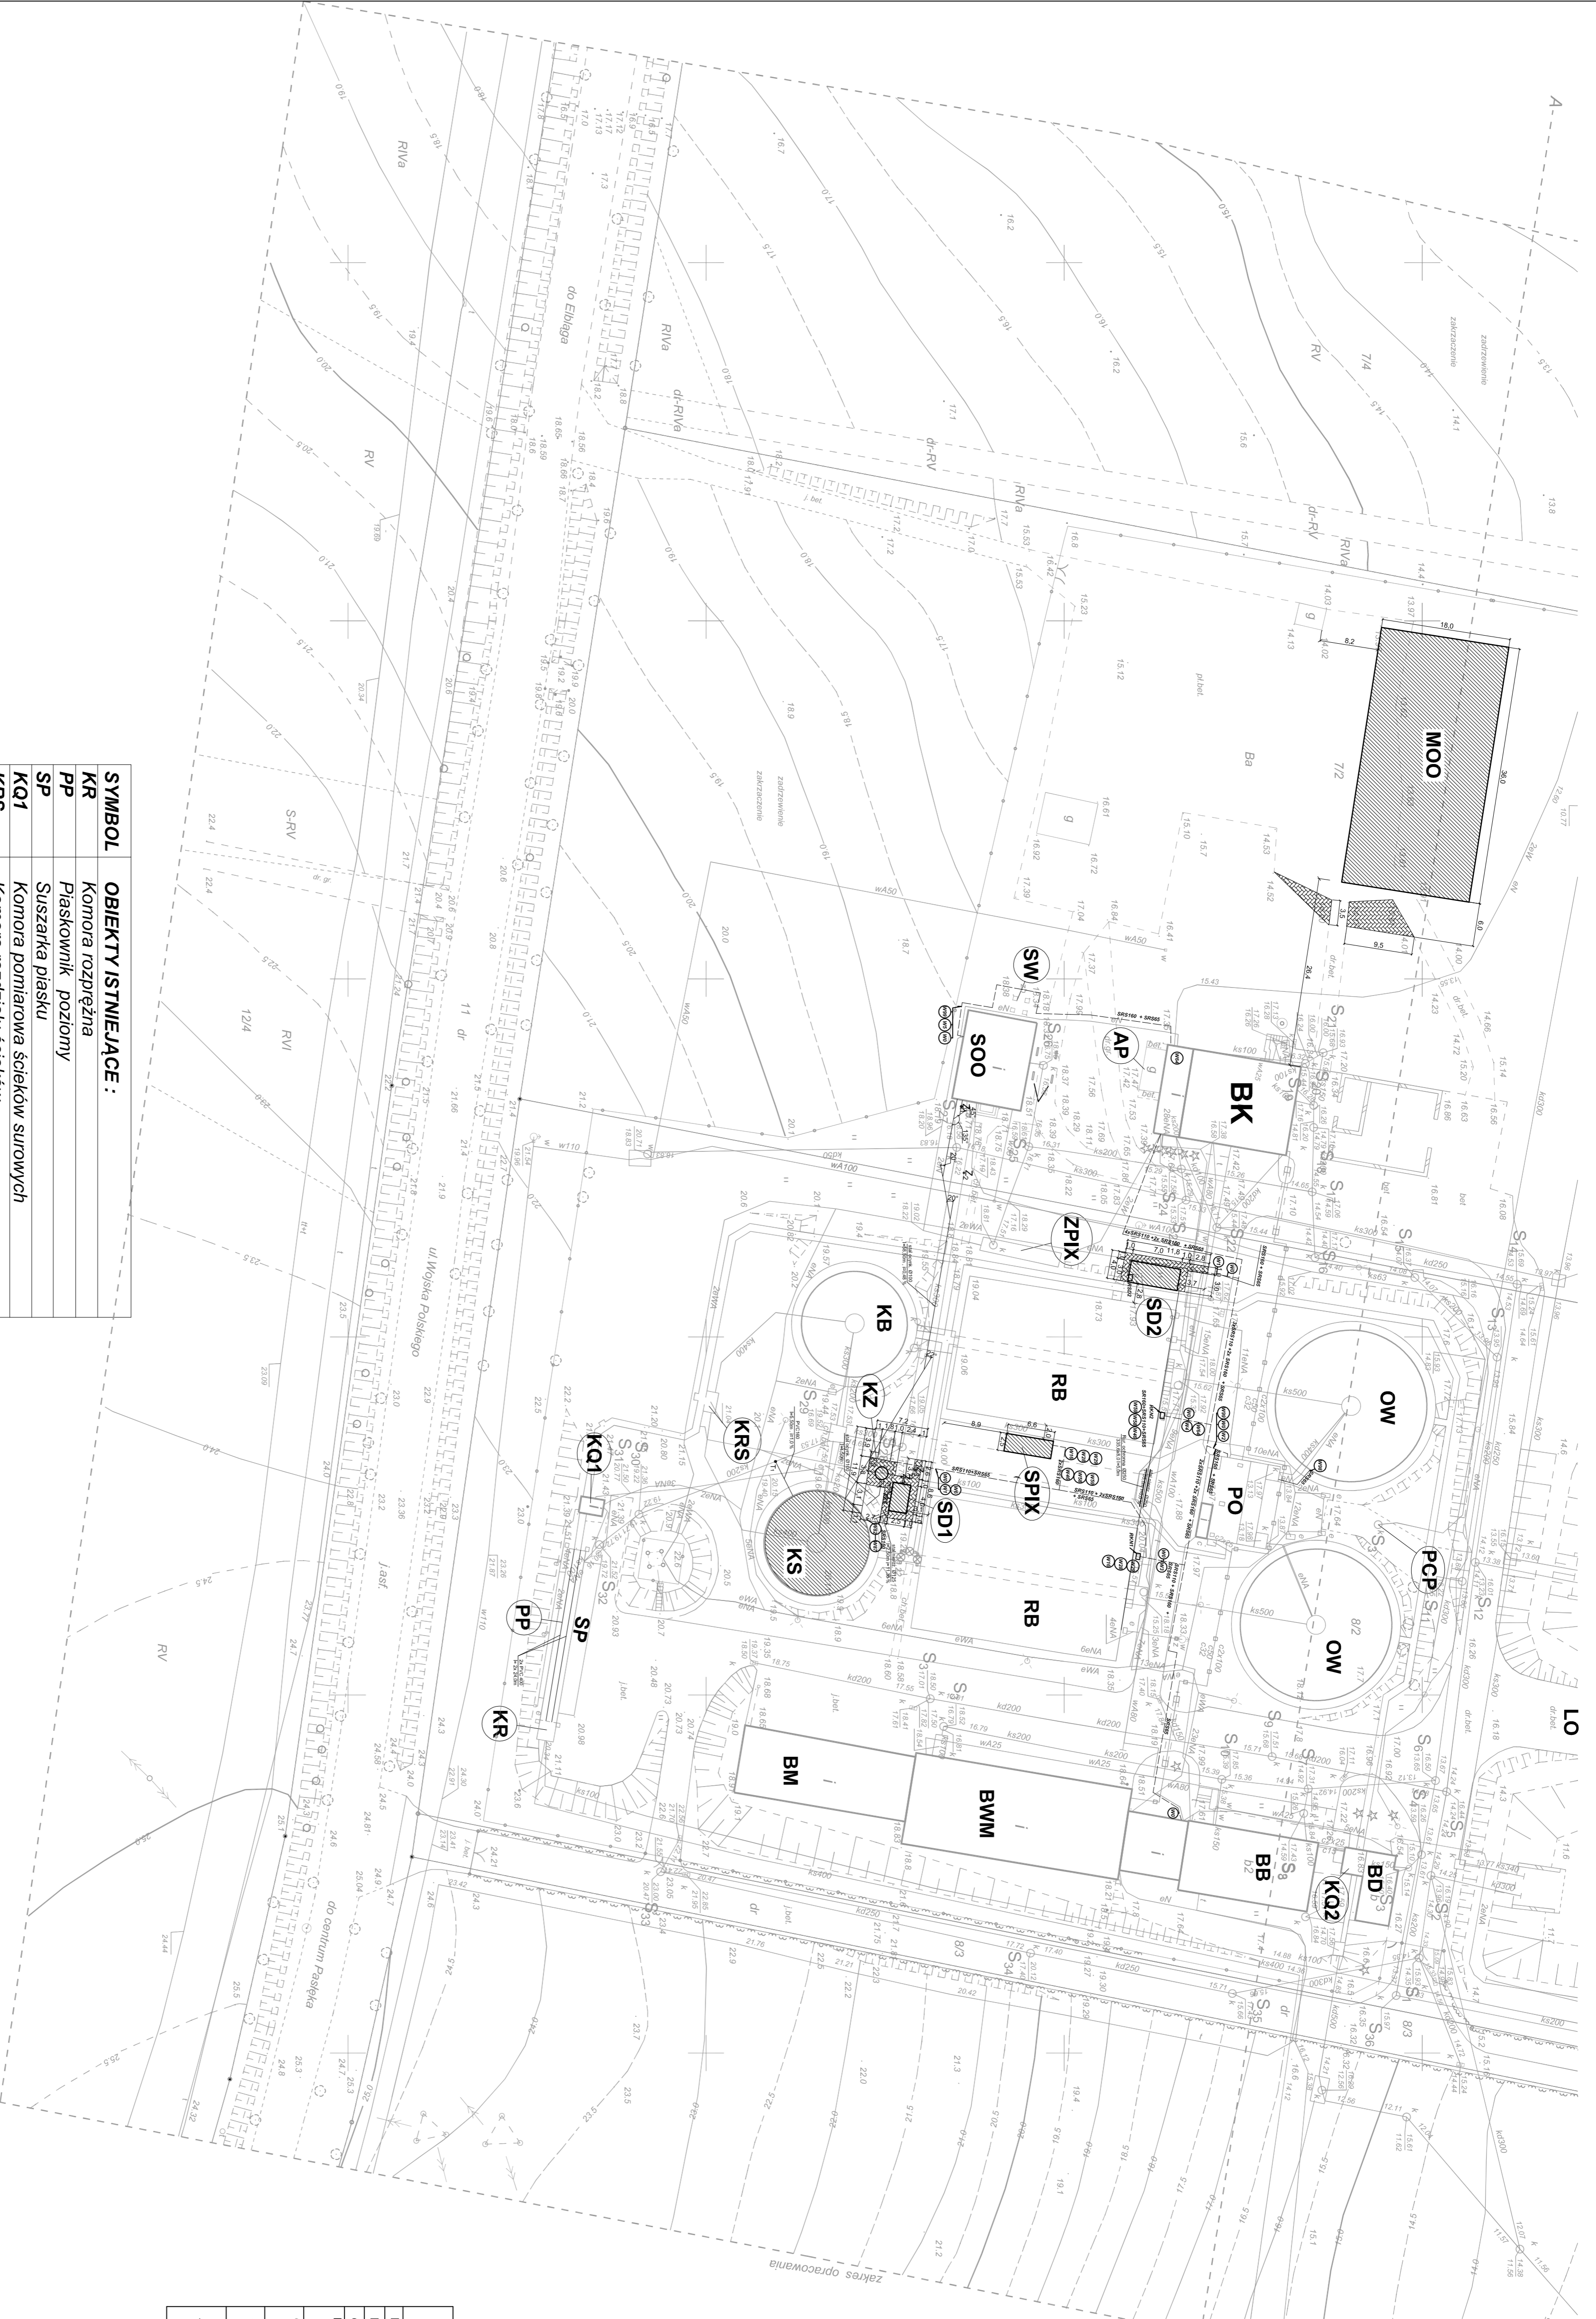

SYMBOL	OBIEKTY ISTNIEJĄCE :
KR	Komorę rozprężnia
PP	Płaskownik poziomy
SP	Suszarka piasku
KQ1	Komorę pomiarową ścieków surowych
KRS	Komorę rozdzielni ścieków
KB	Komorę defosfatacji
RB	Reaktor biologiczny w skadzie:
	KN - Komory nityfikacji
OW	Oсадniki wtórne
PO	Pompiwnia recykulatu i osadu nadmiernego
PCP	Pompiwnia części pływających
ZPIX	Zbiornik PIK-u - do likwidacji
SOO	Stacja odwadniania osadu
SW	Stacja alkalizacji osadu (silos wapienia)
KQ2	Komorę pomiarową ścieków oczyszczonych
LO	Laguny osadowe
BB	Budynki socjalno-biurowe
BD	Dyspozytwnia
BWM	Budynki warsztatowe
BM	Magazyn kół
BK	Budynki kotłowni
PSW	Przespompiwnia stęków własnych
AP	Stanowisko agregatu prądowtórczego

SYMBOL	OBIEKTY PROJEKTOWANE:
KS	Komorę stabilizacji osadu- adaptacja istniejącego osadnika wtórnego
MOO	Magazyn osadu odwodnionego
SD1	Stacja dmuchaw - napowietrzanie KS
SD2	Stacja dmuchaw - napowietrzanie KN
SPX	Stacja PIK-u
KZ	Komorę zawu

NR	TYP KABLA	PRZEKRÓJ	DLUGOŚĆ	SKAD	DOKAD
W0	Profibus L2	5x70	145	RG	obiekty
W1	YKY	5x70	77	RG	RKS
W2	YKY	5x16	105	RG	RPO
W3	YKY	5x4	83	RG	RKN1
W4	YKY	5x4	83	RG	RKN2
W5	YKY	5x70	63	RG	RSOO
W6	YKY	5x4	145	RG	RKS
W16	YKY	3x1,5	42	PIX	RKN1
W28	YKY	3x1	42	PIX	RKN1
W29	YKY	3x1	42	PIX	RKN1
W46	YKY	3x1,5	80	PIX	RKN2
W58	YKY	3x1	80	PIX	RKN2
W59	YKY	3x1	80	PIX	RKN2
W64	YKY	SZR	80	SZR	RKN2
W69	LIXCY	2x1	140	RPO	RSOO
W98	LIXCY	2x1	25	RPO	Osadniki wt.

STAROSTWO POWIATOWE W EŁBLĄGU
 Powiatowy Rejon Geodezyjno-Kartograficzny
 ul. Wolności 10, 05-100 Paszék
 tel. 067 28 22 644
 fax 067 28 22 644
 e-mail: starostwo@elblag.pl
 www.starostwo-elblag.pl
 Wzrost: 15.07.2009r.